

Ведомость чертежей основного комплекта

Лист	Наименование	Примечание
1	Общие данные	
2	План расположения газоходов в осях 1-7/ЛЛ-ПП	
	Разрезы 1-1, 2-2, 3-3, 4-4	

Ведомость ссылочных и прилагаемых документов

Лист	Наименование	Примечание
	Прилагаемые документы	
663-38-22-57.1-TX.CO	Спецификация оборудования, изделий и материалов	

Ведомость основных комплектов чертежей



Лист	Наименование	Примечание
663-38-22-57.1-TX	Технология производства	
663-38-22-57.1-KЖ	Конструкции железобетонные	
663-38-22-57.1-KМ	Конструкции металлические	
663-38-22-57.1-ЭО	Электроосвещение внутреннее	
663-38-22-57.1-ЭГ	Молниезащита и заземление	

Общие указания

1. Документация разработана на основании:
- задания на проектирование по объекту "4 РЧ. СОФ. Труба дымовая" утвержденное главным инженером ОАО "Беларуськалий" 14.07.2022 г.
2. Чертежи разработаны в соответствии с действующим ТНПА.
3. Строительный проект разработан в соответствии с заданием на проектирование, техническим регламентом "Здания и сооружения, строительные материалы и изделия. Безопасность", актами законодательства Республики Беларусь, межгосударственными и национальными ТНПА, с соблюдением технических условий.
4. При закупке оборудования с техническими характеристиками и параметрами, отличающимися от приведенных в спецификациях оборудования, в разработанную проектную документацию вносятся изменения по поручению заказчика на договорной основе.
5. Документация разработана в условиях соответствия требованиям ISO 9001:2015, номер сертификата ВУ/112 05.01.018.02 00075; СТБ ISO 9001-2015, номер сертификата ВУ/112 05.01.018.02 00074; в условиях соответствия требованиям ISO 45001:2018, номер сертификата ВУ/112 05.04.018.02 00079; СТБ ISO 45001-2020, номер сертификата ВУ/112 05.04.018.02 00078.
6. Проектом предусматривается:
- строительство двух новых дымовых труб Ду 2700 с высотой среза 120 м из композитного материала (см. комплекты 663-38-22-57.1- TX, 663-38-22-57.2- TX);
- устройство титановых (марки ВТ1-00) газоходов от существующих КОПов цеха сушки до проектируемых дымовых труб (см. комплекты 663-38-22-57- TX 1, 663-38-22-57- TX 3);
- демонтаж существующей титановой дымовой трубы Ду 3600 с высотой среза 120 м и газоходов от существующих КОПов цеха сушки до существующей дымовой трубы (см. комплекты 663-38-22-57- TX 2, 663-38-22-57.3- TX).
7. Настоящим комплектом предусмотрено устройство горизонтальных титановых газоходов, расположенных в осях 1-7/ ЛЛ-ПП цеха сушки.
8. Дымовая труба должна иметь опознавательную цветовую маркировку по ГОСТ 14202-69 "Трубопроводы промышленные предприятия. Опознавательная окраска, предупреждающие знаки и маркировочные щитки". Цветовое решение дымовой трубы см. комплект АР
9. Монтаж, испытание и приемку в эксплуатацию дымовой трубы выполнить в соответствии с ГОСТ 34519-20019 "Трубы промышленные дымовые и вентиляционные. Правила организации и производства работ, контроль выполнения и требования к результатам работ" и технической документацией завода-изготовителя.
10. Опорные конструкции под газоходы, площадки обслуживания компенсатора см. строительную часть проекта (комплекты КМ).
11. Строительная часть на чертежах марки "TX" показана условно.

						663-38-22-57.1-ТХ			
						4РЧ. СОФ. Сооружение двух дымовых труб в отделении сушки-грануляции			
Изм.	Кол.	Лист	№ док.	Подпись	Дата	Цех сушки Дымовая труба №1	Стадия	Лист	Листов
Утв.		Писаренко			05.23		С	1	2
Н.контр.		Тхорик			05.23				
Нач. отд.		Куницкий			05.23				
Гл. спец.		Левкоцкий			05.23				
Проб.		Тхорик			05.23	Общие данные	ОАО "Белгорхимпром"		
Разраб.		Сивец			05.23				

Согласовано: 05.23
М.Эксперт Куницкий
Гл. спец. А.О. Меньков
Взам. инв. № 42905.23
Инв. № подл. 459005
300694
Подпись и дата 14.05.23

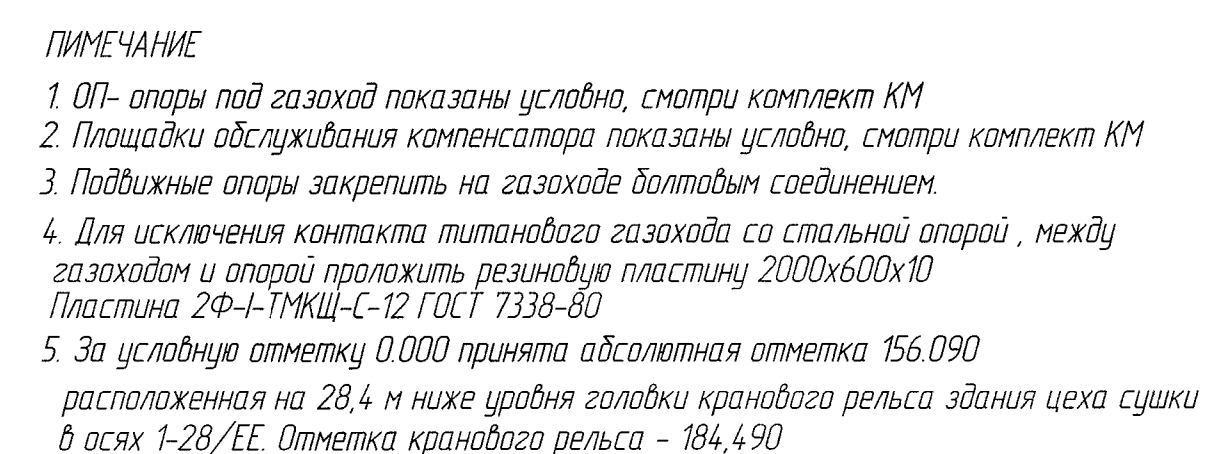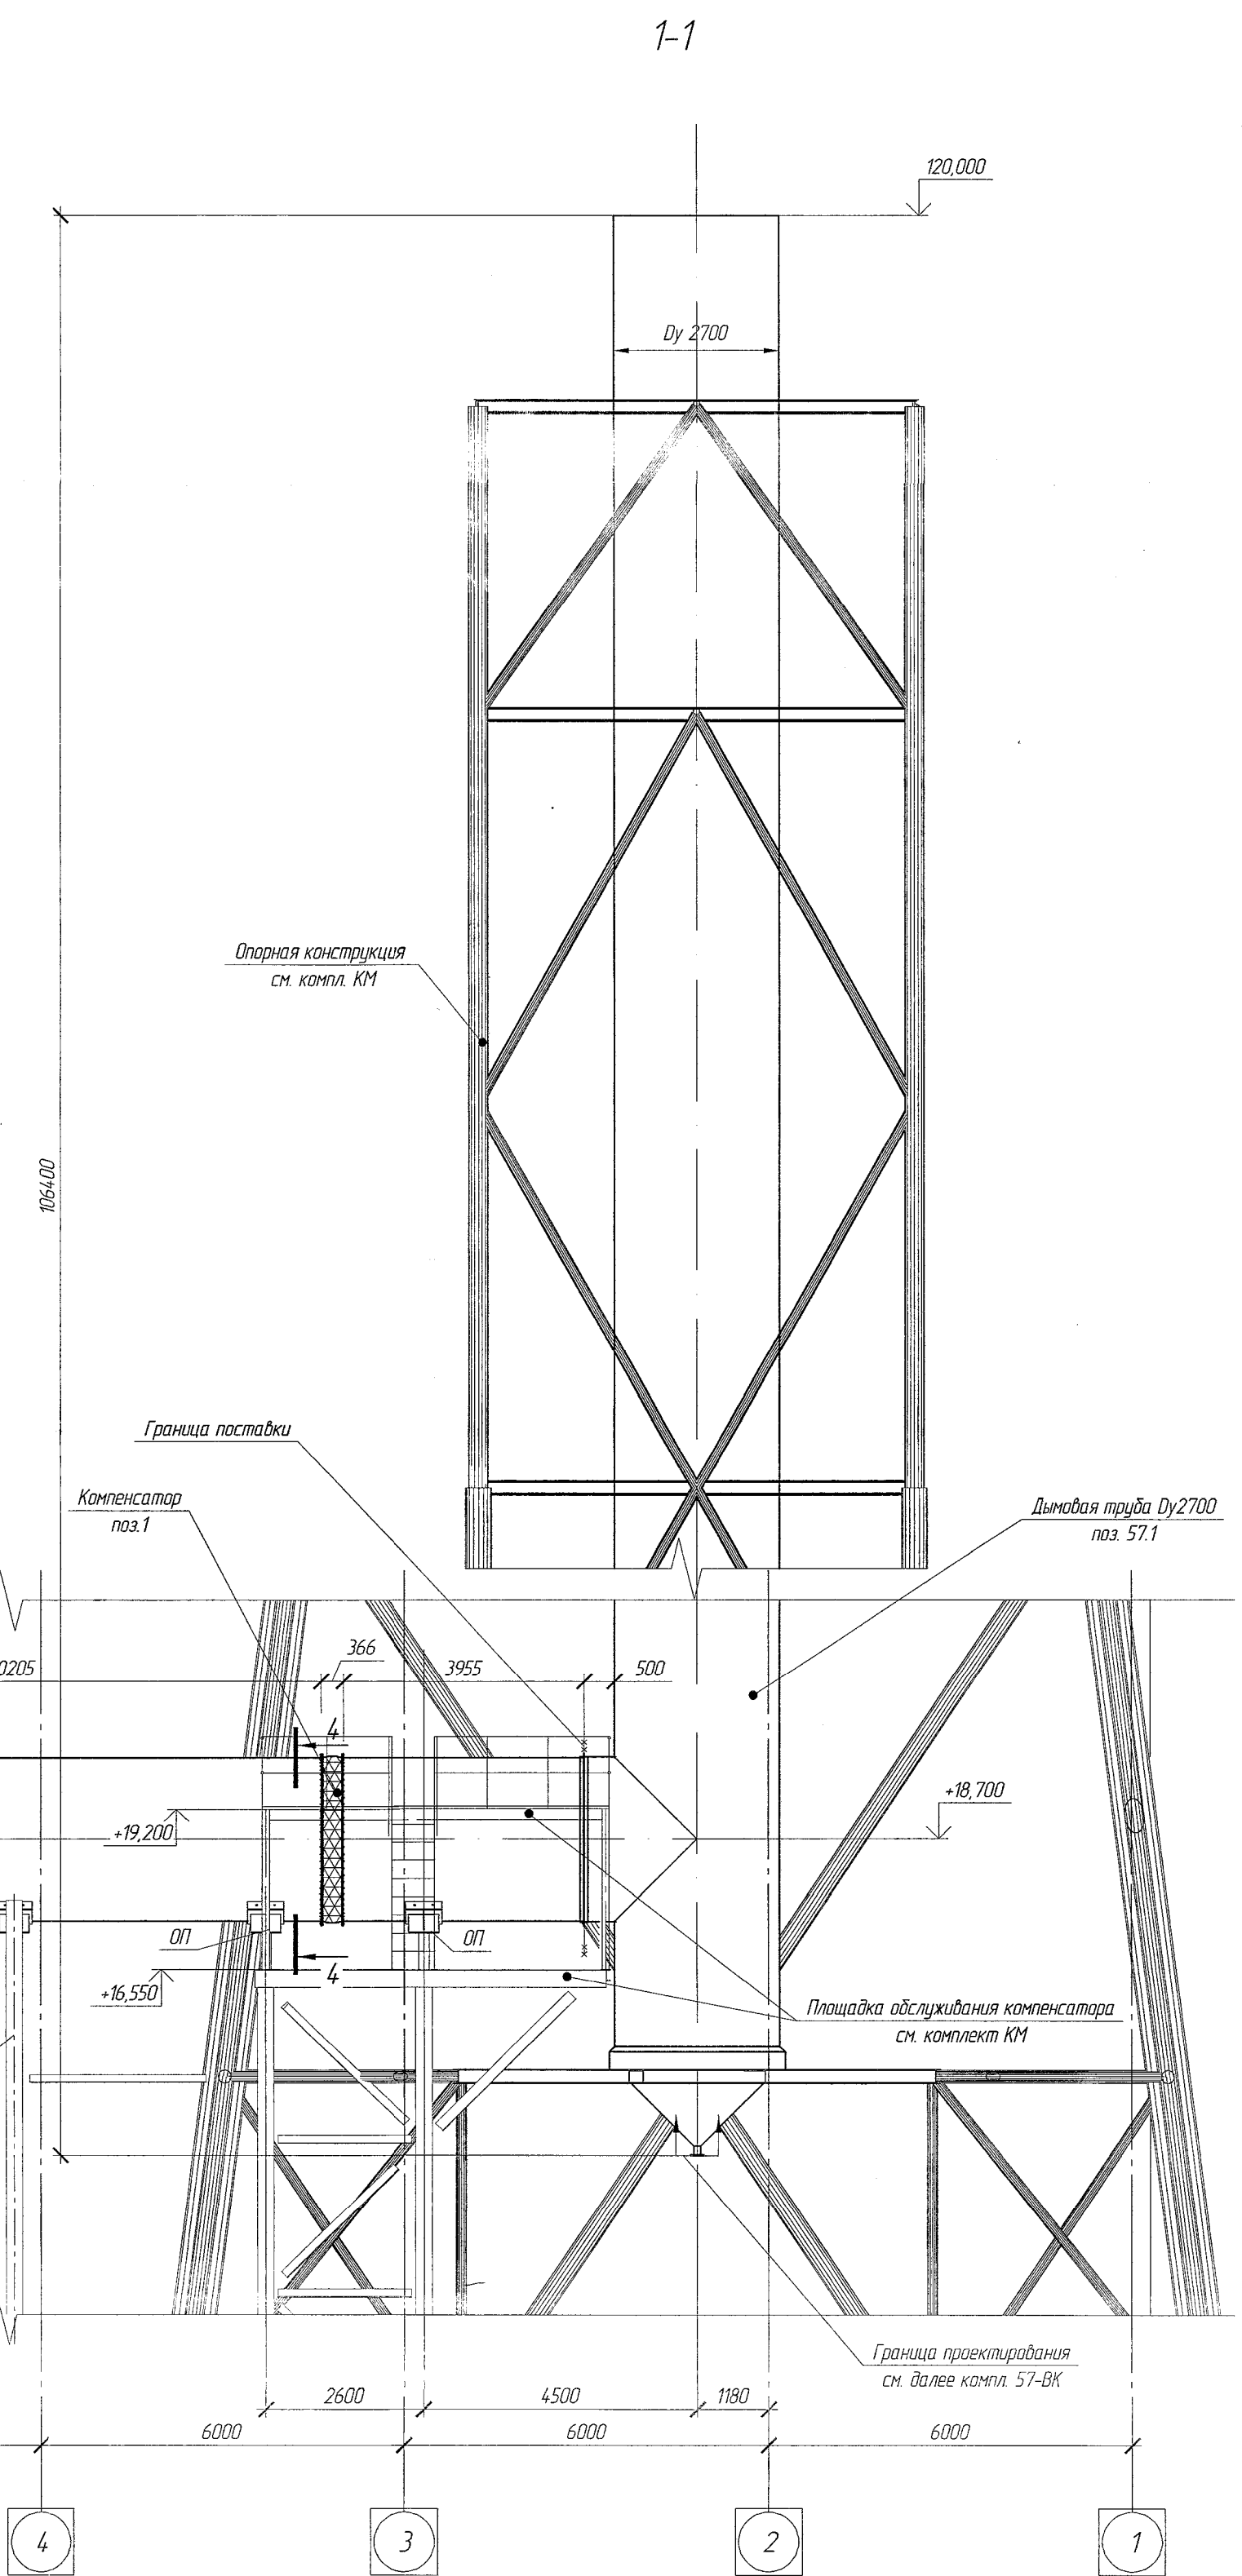

					663-38-22-57.1-ТХ		
					4РЧ СОФ Сооружение двух выдымов труб в отделении сушки-грануляции		
Изм.	Колым.	Лист	№ док.	Исполн.	Дата		
Удп		Аксаренков			05.23		
Наконтр		Тюряк			05.23		
Нач. отд.		Куняевский			05.23		
Гл. спец.		Ледяновский			05.23		
Проб.		Тюряк			05.23		
Разработ.		Сидель			05.23		
						План расположения газопроводов в осях 1-7/1А-1П Разделы 1-1, 2-2, 3-3, 4-4	
						Стандия	Лист
						С	2
						ОАО "Белгормирпром"	